


NOVÝ STAV
PŮDORYS 1.NP

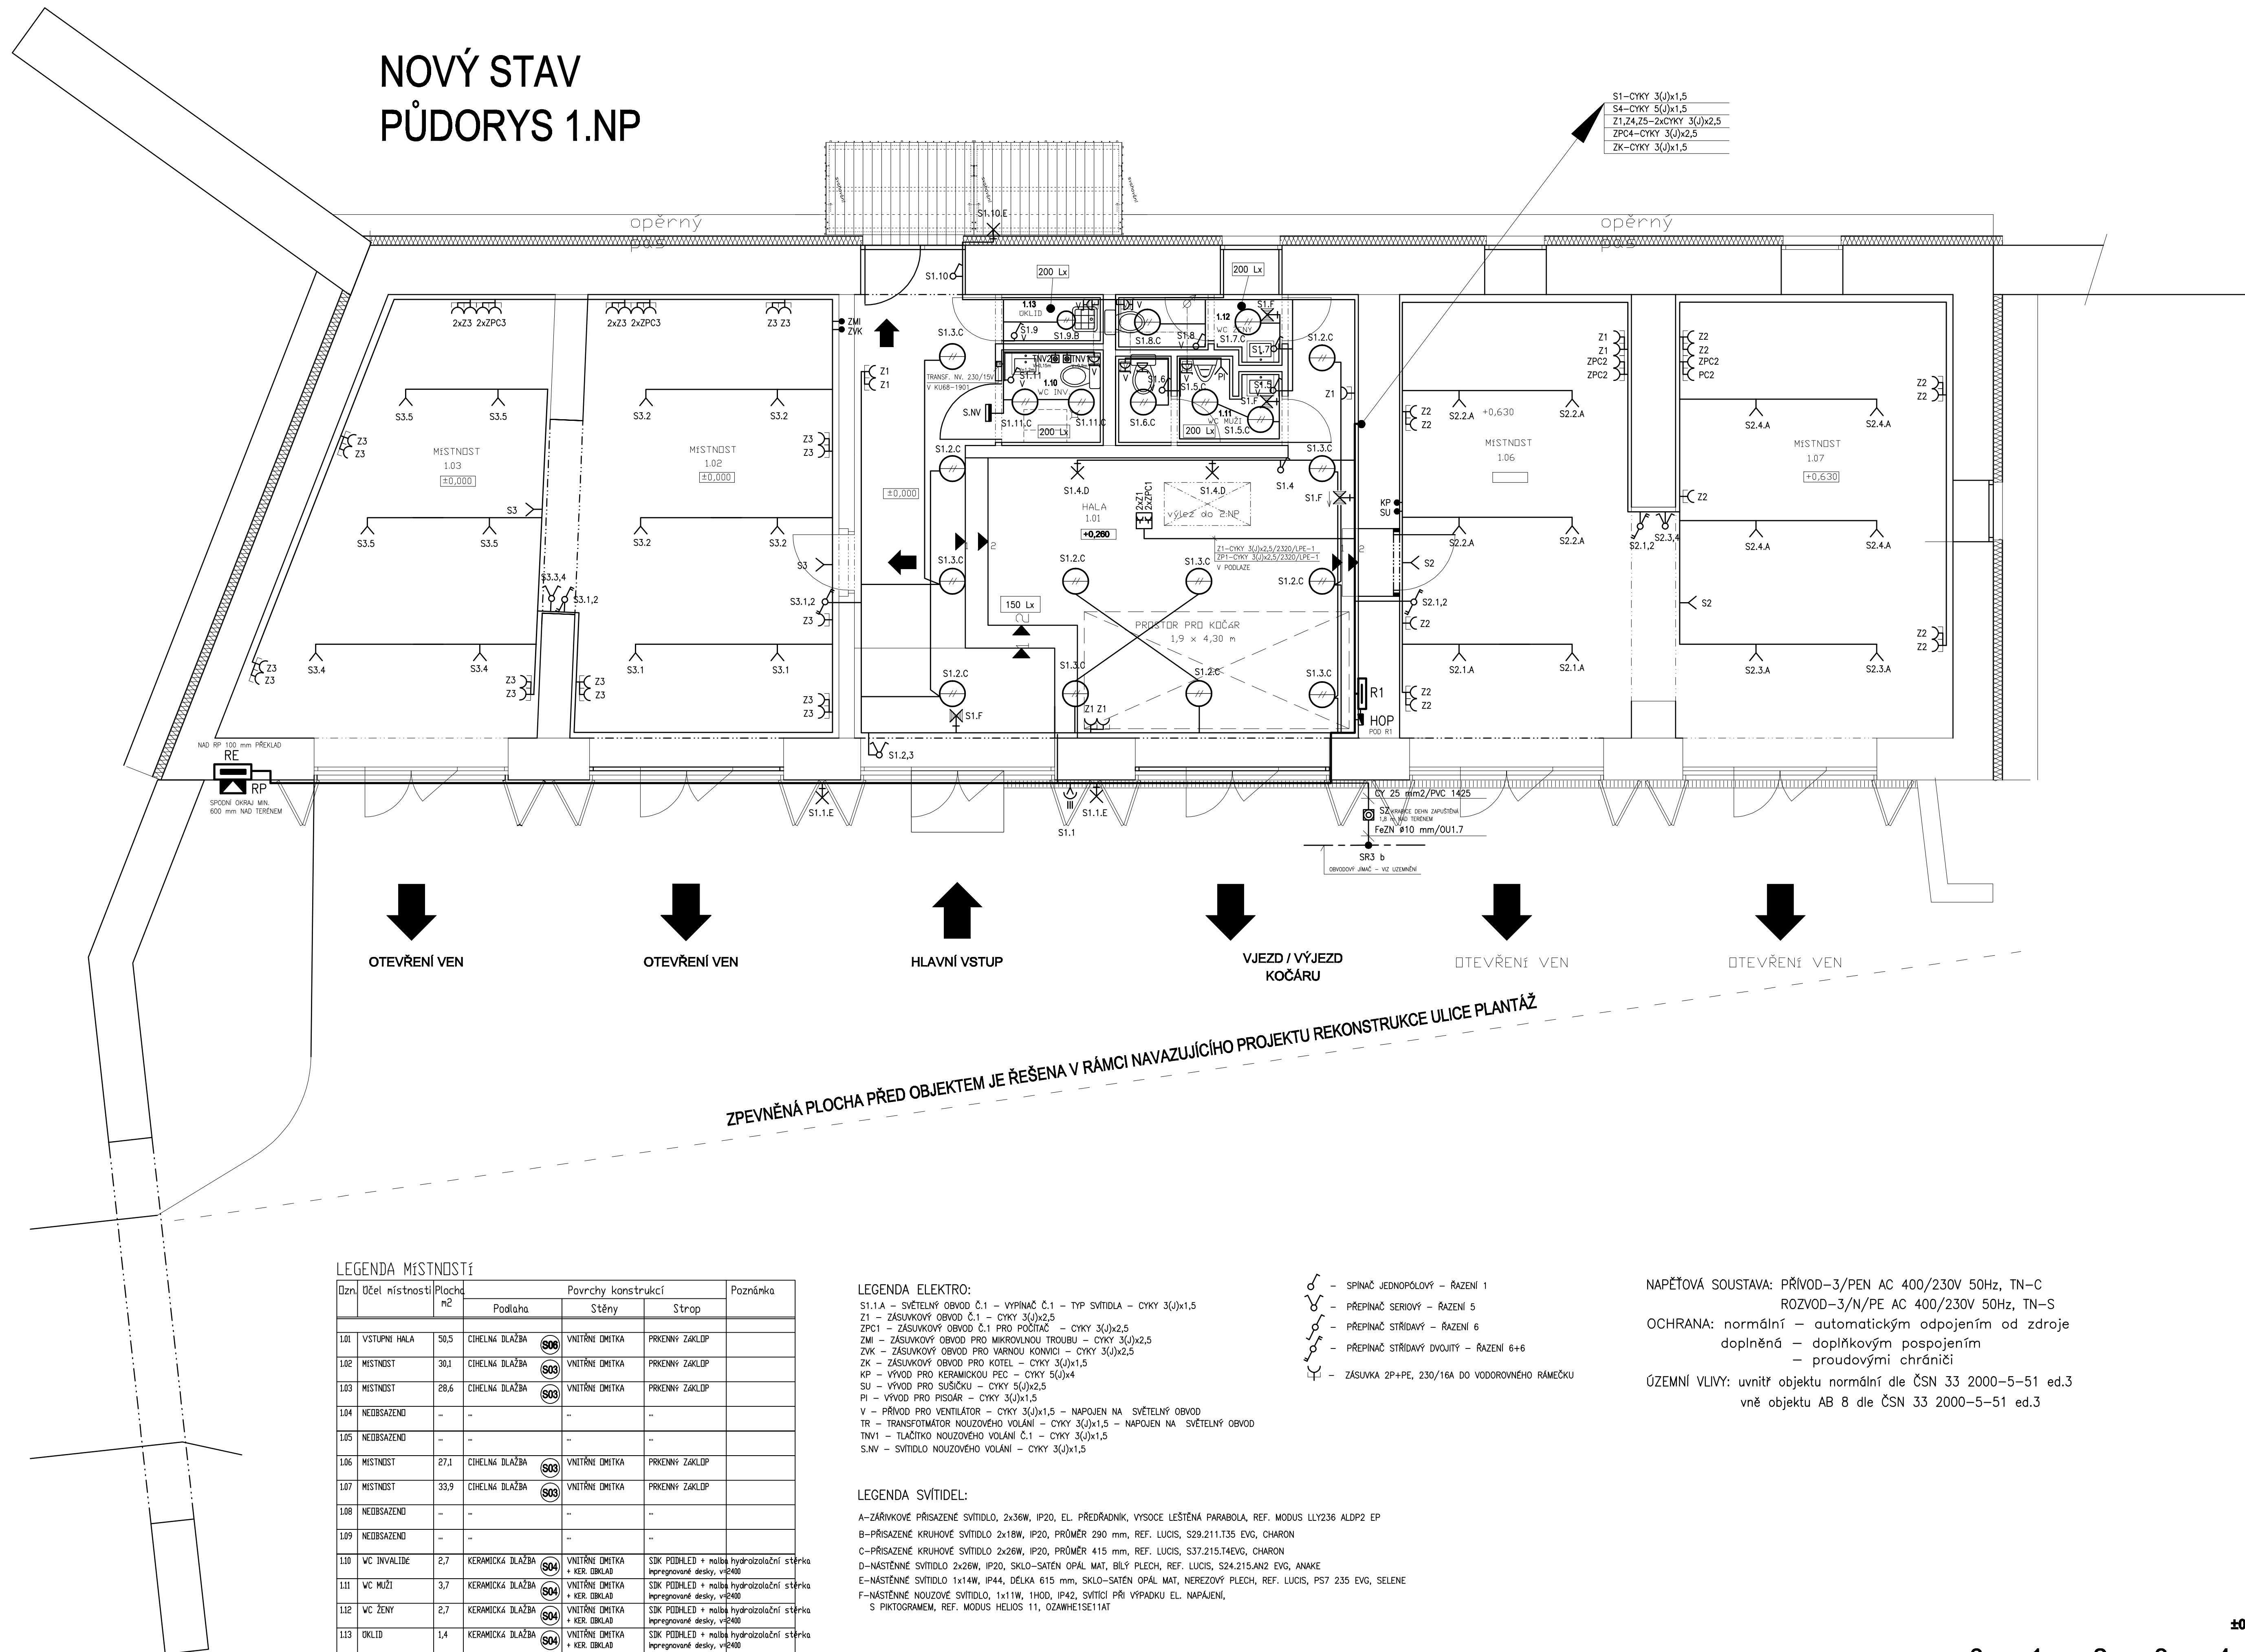

SUNCAD®

SUNCAD, s.r.o.
Náměstí Na Luďkách
Praha 13, 155 00

Datum/Date:

01/2013

Čís. zakázky/Job No.:

20110527

Stupeň/Stage:

DPS

Objekt/Subject:

Brandýs nad Labem - 809 048

Místní úřad/Local authority:

Brandýs nad Labem - Stará Boleslav 250 01

Obchodní/Client:

Mesto Brandýs nad Labem - Stará Boleslav

Alzeta/Project:

NÁSTAVBA A STAVEBNÍ ÚPRAVY

OBNOVA ZÁMEČKÉ KOČÁROVNY

Projekční/Professional:

F1.4g

ZÁŘÍZENÍ SILNOPROUDÉ ELEKTROTECHNIKY

Název/TITLE:

NOVÝ STAV
PŮDORYS 1.NP

Zadáv. projektant/Responsible designer:

Jiří Souček

HP/Project manager:

Ing. David Havranek, Ing. David Majer

Návrh, výpočet/Elaborated by:

Jiří Souček

Měřítko/Scale:

1:50

Seznam/Copy:

02

Výkres č./Drawing No.:

LEGENDA MÍSTNOSTÍ				
Dz.	Děť místnosti	Plocha	Povrchy konstrukcí	
		m ²	Podlaha	Stěny
101	VSTUPNÍ HALA	50,5	CHERNÁ BLAŽBA	VNITŘNÍ OMÍTKA
102	MÍSTNOST	30,1	CHERNÁ BLAŽBA	VNITŘNÍ OMÍTKA
103	MÍSTNOST	28,6	CHERNÁ BLAŽBA	VNITŘNÍ OMÍTKA
104	NEUSAZENO	-	-	-
105	NEUSAZENO	-	-	-
106	MÍSTNOST	27,1	CHERNÁ BLAŽBA	VNITŘNÍ OMÍTKA
107	MÍSTNOST	30,9	CHERNÁ BLAŽBA	VNITŘNÍ OMÍTKA
108	NEUSAZENO	-	-	-
109	NEUSAZENO	-	-	-
110	VC INVULZE	2,7	KERAMICKÁ BLAŽBA	VNITŘNÍ OMÍTKA
111	VC MÍŽI	3,7	KERAMICKÁ BLAŽBA	VNITŘNÍ OMÍTKA
112	VC ŽENY	2,7	KERAMICKÁ BLAŽBA	VNITŘNÍ OMÍTKA
113	SKLID	1,4	KERAMICKÁ BLAŽBA	VNITŘNÍ OMÍTKA
114	TERASA	7,1	BŘEVNĚ PRÁVNKA	-

LEGENDA ELEKTRO:
S1.1.A – SVĚTELNÝ OBVOD Č.1 – VÝMĚNA Č.1 – TYP SVÍTLIDLA – ČYK 3(0)x1,5
Z1 – ZASUVKOVÝ OBVOD Č.1 – ČYK 3(0)x2,5
ZK – ZASUVKOVÝ OBVOD PRO MONTÁŽNÍ TROUBU – ČYK 3(0)x2,5
ZK – ZASUVKOVÝ OBVOD PRO VARNOU KONVÍ – ČYK 3(0)x2,5
ZK – ZASUVKOVÝ OBVOD PRO KOTEL – ČYK 3(0)x1,5
KP – VÝVOD PRO KERAMICKOU PEC – ČYK 3(0)x1,5
V – PŘÍVOD PRO SVĚTLA – ČYK 3(0)x1,5
TR – TRANSFORMÁTOR NÁVŮZOVÉHO VŮLNU – ČYK 3(0)x1,5
TNM1 – TLAČITKO NÁVŮZOVÉHO VŮLNU Č.1 – ČYK 3(0)x1,5
S.M.V. – SVÍTLIDLO NÁVŮZOVÉHO VŮLNU – ČYK 3(0)x1,5

LEGENDA SVÍTLIDEL:
A-ZÁRŮKOVÉ PŘÍSAZENÉ SVÍTLIDLO 2x36W, IP20, EL. PŘÍŘAŽKA, VÝSOKE LEŽÁKA PARABOLA, REF. MODUL LLY236 ALDP2 IP
B-PŘÍSAZENÉ KRUHOVÉ SVÍTLIDLO 2x18W, IP20, PRŮMĚR 290 mm, REF. LUCS, S29.211.135 EVO, CHARON
C-PŘÍSAZENÉ KRUHOVÉ SVÍTLIDLO 2x26W, IP20, PRŮMĚR 415 mm, REF. LUCS, S37.215.14EVO, CHARON
D-NÁSTĚNNÉ SVÍTLIDLO 2x26W, IP20, SKLO-SATEN OPAL MAT, BĚLÝ PLECH, REF. LUCS, S24.215.02 EVO, ANAKE
E-NÁSTĚNNÉ SVÍTLIDLO 1x14W, IP44, BĚLÁ R15 mm, SKLO-SATEN OPAL MAT, NERÝZŮVÝ PLECH, REF. LUCS, PS7 235 EVO, SELENE
F-NÁSTĚNNÉ NÁVŮZOVÉ SVÍTLIDLO 1x118, IP44, IP44, SVÍTLIDLO PŘI VÝPRAVKU EL. NÁPÁJENÍ
S POKROGEM, REF. MODUL HELIOS 11, OZÁRŮKOVÉ SVÍTLIDLO

NAPĚŤOVÁ SOUSTAVA: PŘÍVOD-3/PEN AC 400/230V 50Hz, TN-C
ROZVOD-3/N/PE AC 400/230V 50Hz, TN-S
OCHRANA: normální – automatickým odpojením od zdroje
doplněná – doplňkovým pospojením
– proudovými chráničemi
ŮZEMNÍ VLIVY: uvnitř objektu normální dle ČSN 33 2000-5-51 ed.3
vně objektu AB 8 dle ČSN 33 2000-5-51 ed.3