


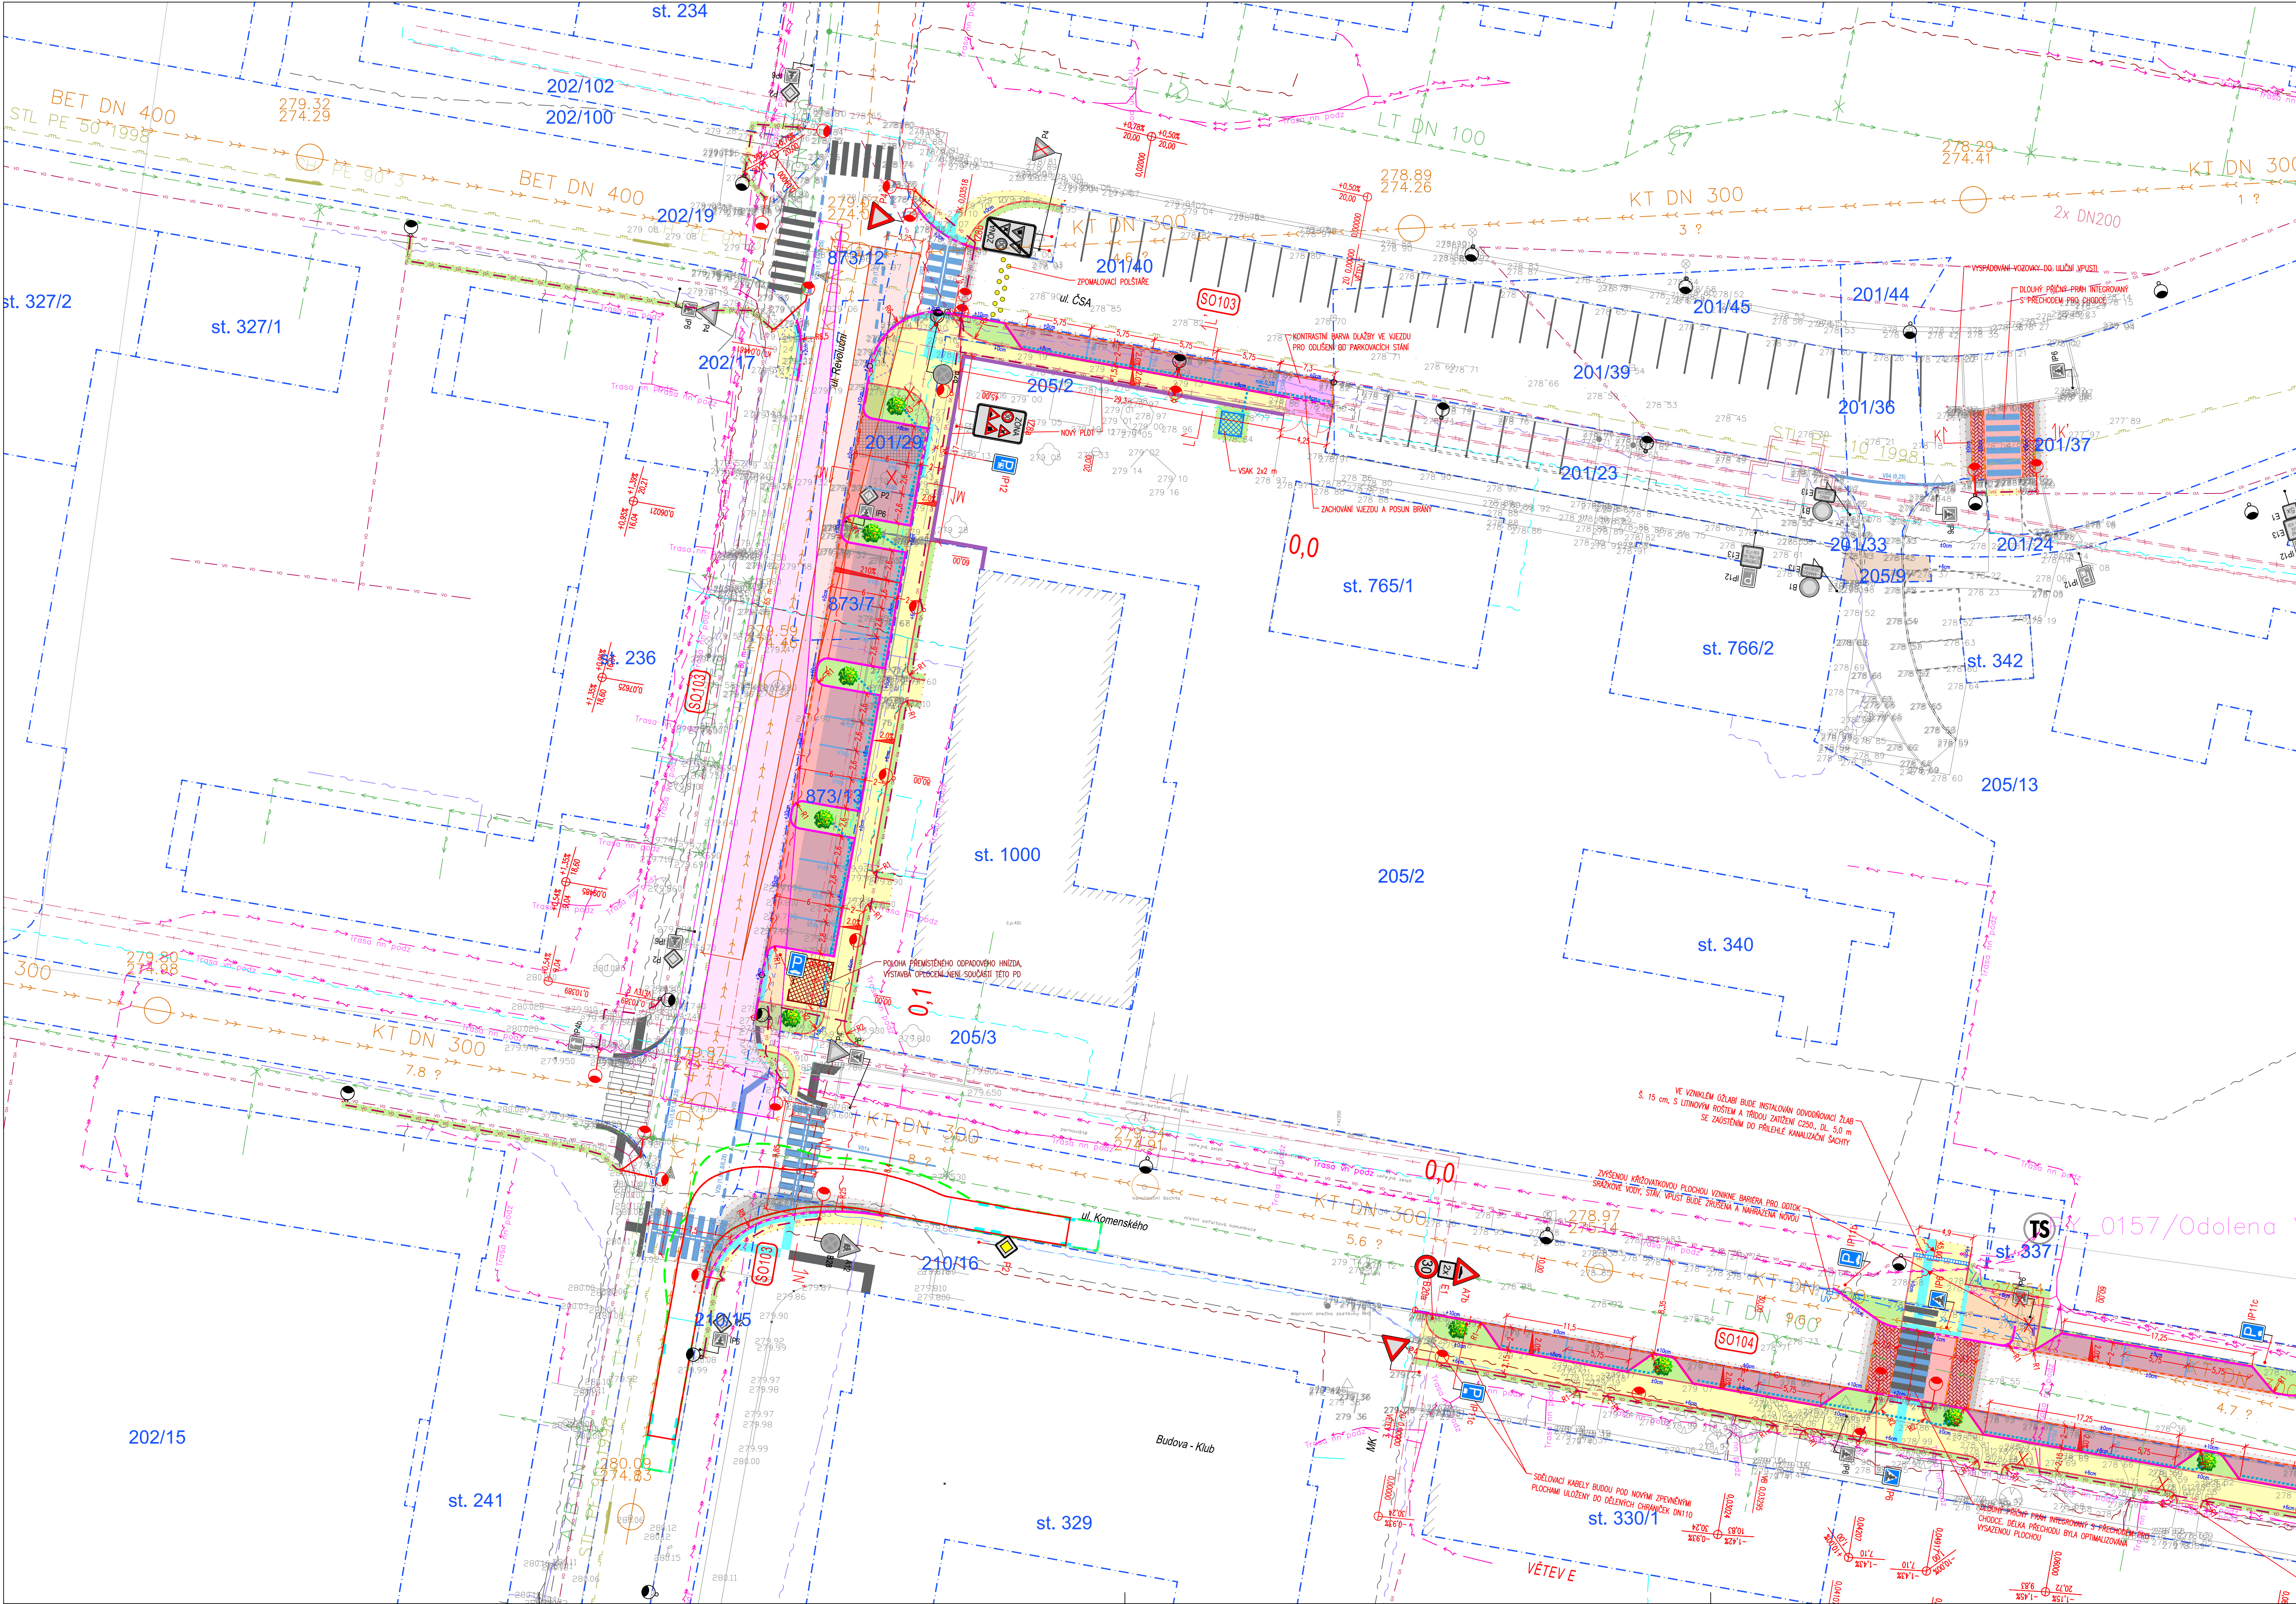

Legenda:

Osa komunikace

Betonová obruba tl. 15 cm; snížená podsádka

Betonová obruba tl. 10 cm; snížená podsádka

Betonová obruba tl. 8 cm; snížená podsádka

Betonová obruba tl. 5 cm; snížená podsádka

Kamenný krajník; snížená podsádka

Výška podsádky jednotlivých obrub

Rampy

Gabionová zeď; bet. palisáda – hranatá

Vodorovné dopravní značení – bílé

Vodorovné dopravní značení – žluté

Hranice stavebních úprav

Vozovka – asfaltobeton, plná konstrukce

Zvýš. plocha komunikace – zám. dlažba šedá u rampy bude barva kontrastní – červená

Parkoviště – zámková dlažba

Chodník – zámková dlažba/asfalt

Vjezd – zámková dlažba

Žulová dlažba

Plocha zeleně

Opatření pro nevidomé

Směr a sklon odvodnění

Sklon zpevněné plochy

Nový stoják VO (S0401)

Rušený prvek

Nové svíslé dopravní značení

Tratvod DN160

Nová přípojka uliční vpusti DN150

Odvodňovací žlab

Nová uliční vpust D400

Legenda inženýrských sítí:

Plynovodní řád STL – stávající – PPD

Sdělovací kabel s NN – stávající podzemní – CETIN

Sdělovací kabel – stávající podzemní optický – CETIN

Sdělovací kabel – stávající podzemní – CETIN

Sdělovací kabel – mimo provoz – CETIN

Sdělovací kabel – stávající podzemní optický – FORTE NET

Vodovod – stávající – SVAS

Kanalizace splašková – stávající – SVAS

Kanalizace výložná – stávající – SVAS

Elektro NN – stávající podzemní – ČEZ DISTRIBUCE

Sdělovací kabel TELIN – stávající podzemní – TELCO INFRASTRUCTURE

Veřejné osvětlení – stávající – Město Odolena Voda

Teplotov – stávající podzemní – innogy Energo, s.r.o.

Veřejné osvětlení – nové – Město Odolena Voda

! Veškeré sdělovací a silové kabely budou v místech nových zpevněných ploch uloženy do dělených chráničků DN110 s přesahem min. 0,5 m do volného terénu. !

! Podzemní síť zakresleny dle podkladů správců. Před započetím zemních prací je nutné vytyčení a dle potřeby ověření kopanými sondami. V ochranném pásmu IS nebude k výkopovým pracem použito strojní techniky. !

S0103 - KOMUNIKACE A ZPEVNĚNÉ PLOCHY - ÚPRAVY V UL. ČSA A REVOLUČNÍ

ČÍSLO A DATUM REVIZE		POPIS REVIZE	
7.			
6.			
5.			
4.			
3.			
2.			
1.			

 ING. VÍT DUDA DOLNÍ NÁMĚSTÍ 385, 250 70 ODOLENA VODA TEL.: +420 723 876 001 E-MAIL: DUDAVIT@EMAIL.CZ WWW: D-PROJEKTY.CZ IČ: 05 35 75 85		VÝŠKOVÝ SYSTÉM R.P.V. SOUDRŽNOSTNÝ SYSTÉM S – JTSK		
VYPRACOVAL: ING. VÍT DUDA		KONTROLOVAL: ING. VÍT DUDA		
KÚ: ODOLENA VODA		KRAJ: STŘEDOČESKÝ		VÝŠKOVÝ SYSTÉM R.P.V. SOUDRŽNOSTNÝ SYSTÉM S – JTSK
INVESTOR: MĚSTO ODOLENA VODA, DOLNÍ NÁMĚSTÍ 14, 250 70 ODOLENA VODA		DATUM: 1/2024		
ZAKÁZKA: ODOLENA VODA – BEZPEČNĚ DO ŠKOLY		STUPEŇ: DUR+DSP		ČÍSLO KOPIE:
OBSAH: S0103 – KOMUNIKACE A ZPEVNĚNÉ PLOCHY – ÚPRAVY V UL. ČSA A REVOLUČNÍ SITUACE DOPRAVNÍHO ŘEŠENÍ		POČET FORMÁTŮ A4: 10		
		ČÍSLO PŘÍLOHY: D.103.2		MĚŘÍTKO: 1:250